

LEGENDA - ALOJAMENTO

QUADROS E CAIXAS

-  QUADRO DE DISTRIBUIÇÃO DE LUZ E FORÇA, METÁLICO, COM SOBRETAMPA E PORTA, DE EMBUTIR INSTALADO A 1.50m DO CENTRO AO PISO, COM BARRAMENTO E DISJUNTORES CONFORME ESQUEMA UNIFILAR;
-  QUADRO DE DISTRIBUIÇÃO DE LUZ E FORÇA, METÁLICO, COM SOBRETAMPA E PORTA, DE SOBREPOR INSTALADO A 1.50m DO CENTRO AO PISO, COM BARRAMENTO E DISJUNTORES CONFORME ESQUEMA UNIFILAR;
-  CAIXA DE PASSAGEM DE ALVENARIA COM TAMPA DE CONCRETO. DIMENSÕES CONFORME INDICAÇÃO EM PLANTA;
-  CAIXA DE PASSAGEM DE ALVENARIA COM TAMPA DE CONCRETO. DIMENSÕES 30X30X40 CM, COM HASTE ATERRAMENTO;



FIAÇÃO E ELETRODUTOS

-  CABO DE COBRE NU #50 mm²
-  ELETRODUTO PVC RÍGIDO ROSCÁVEL, ANTICHAMA, CLASSE B EMBUTIDO NO PISO;
-  CONDUTORES NEUTRO, FASE E TERRA RESPECTIVAMENTE, CLASSE DE ISOLAMENTO 0,6/1 kV

OUTROS

-  POSTE DUPLO T COM TRANSFORMADOR 112,5 KVA

OBS.: TODOS OS CONDUTORES DOS ALIMENTADORES TERÃO CLASSE DE ISOLAMENTO 0,6/1,0kV;

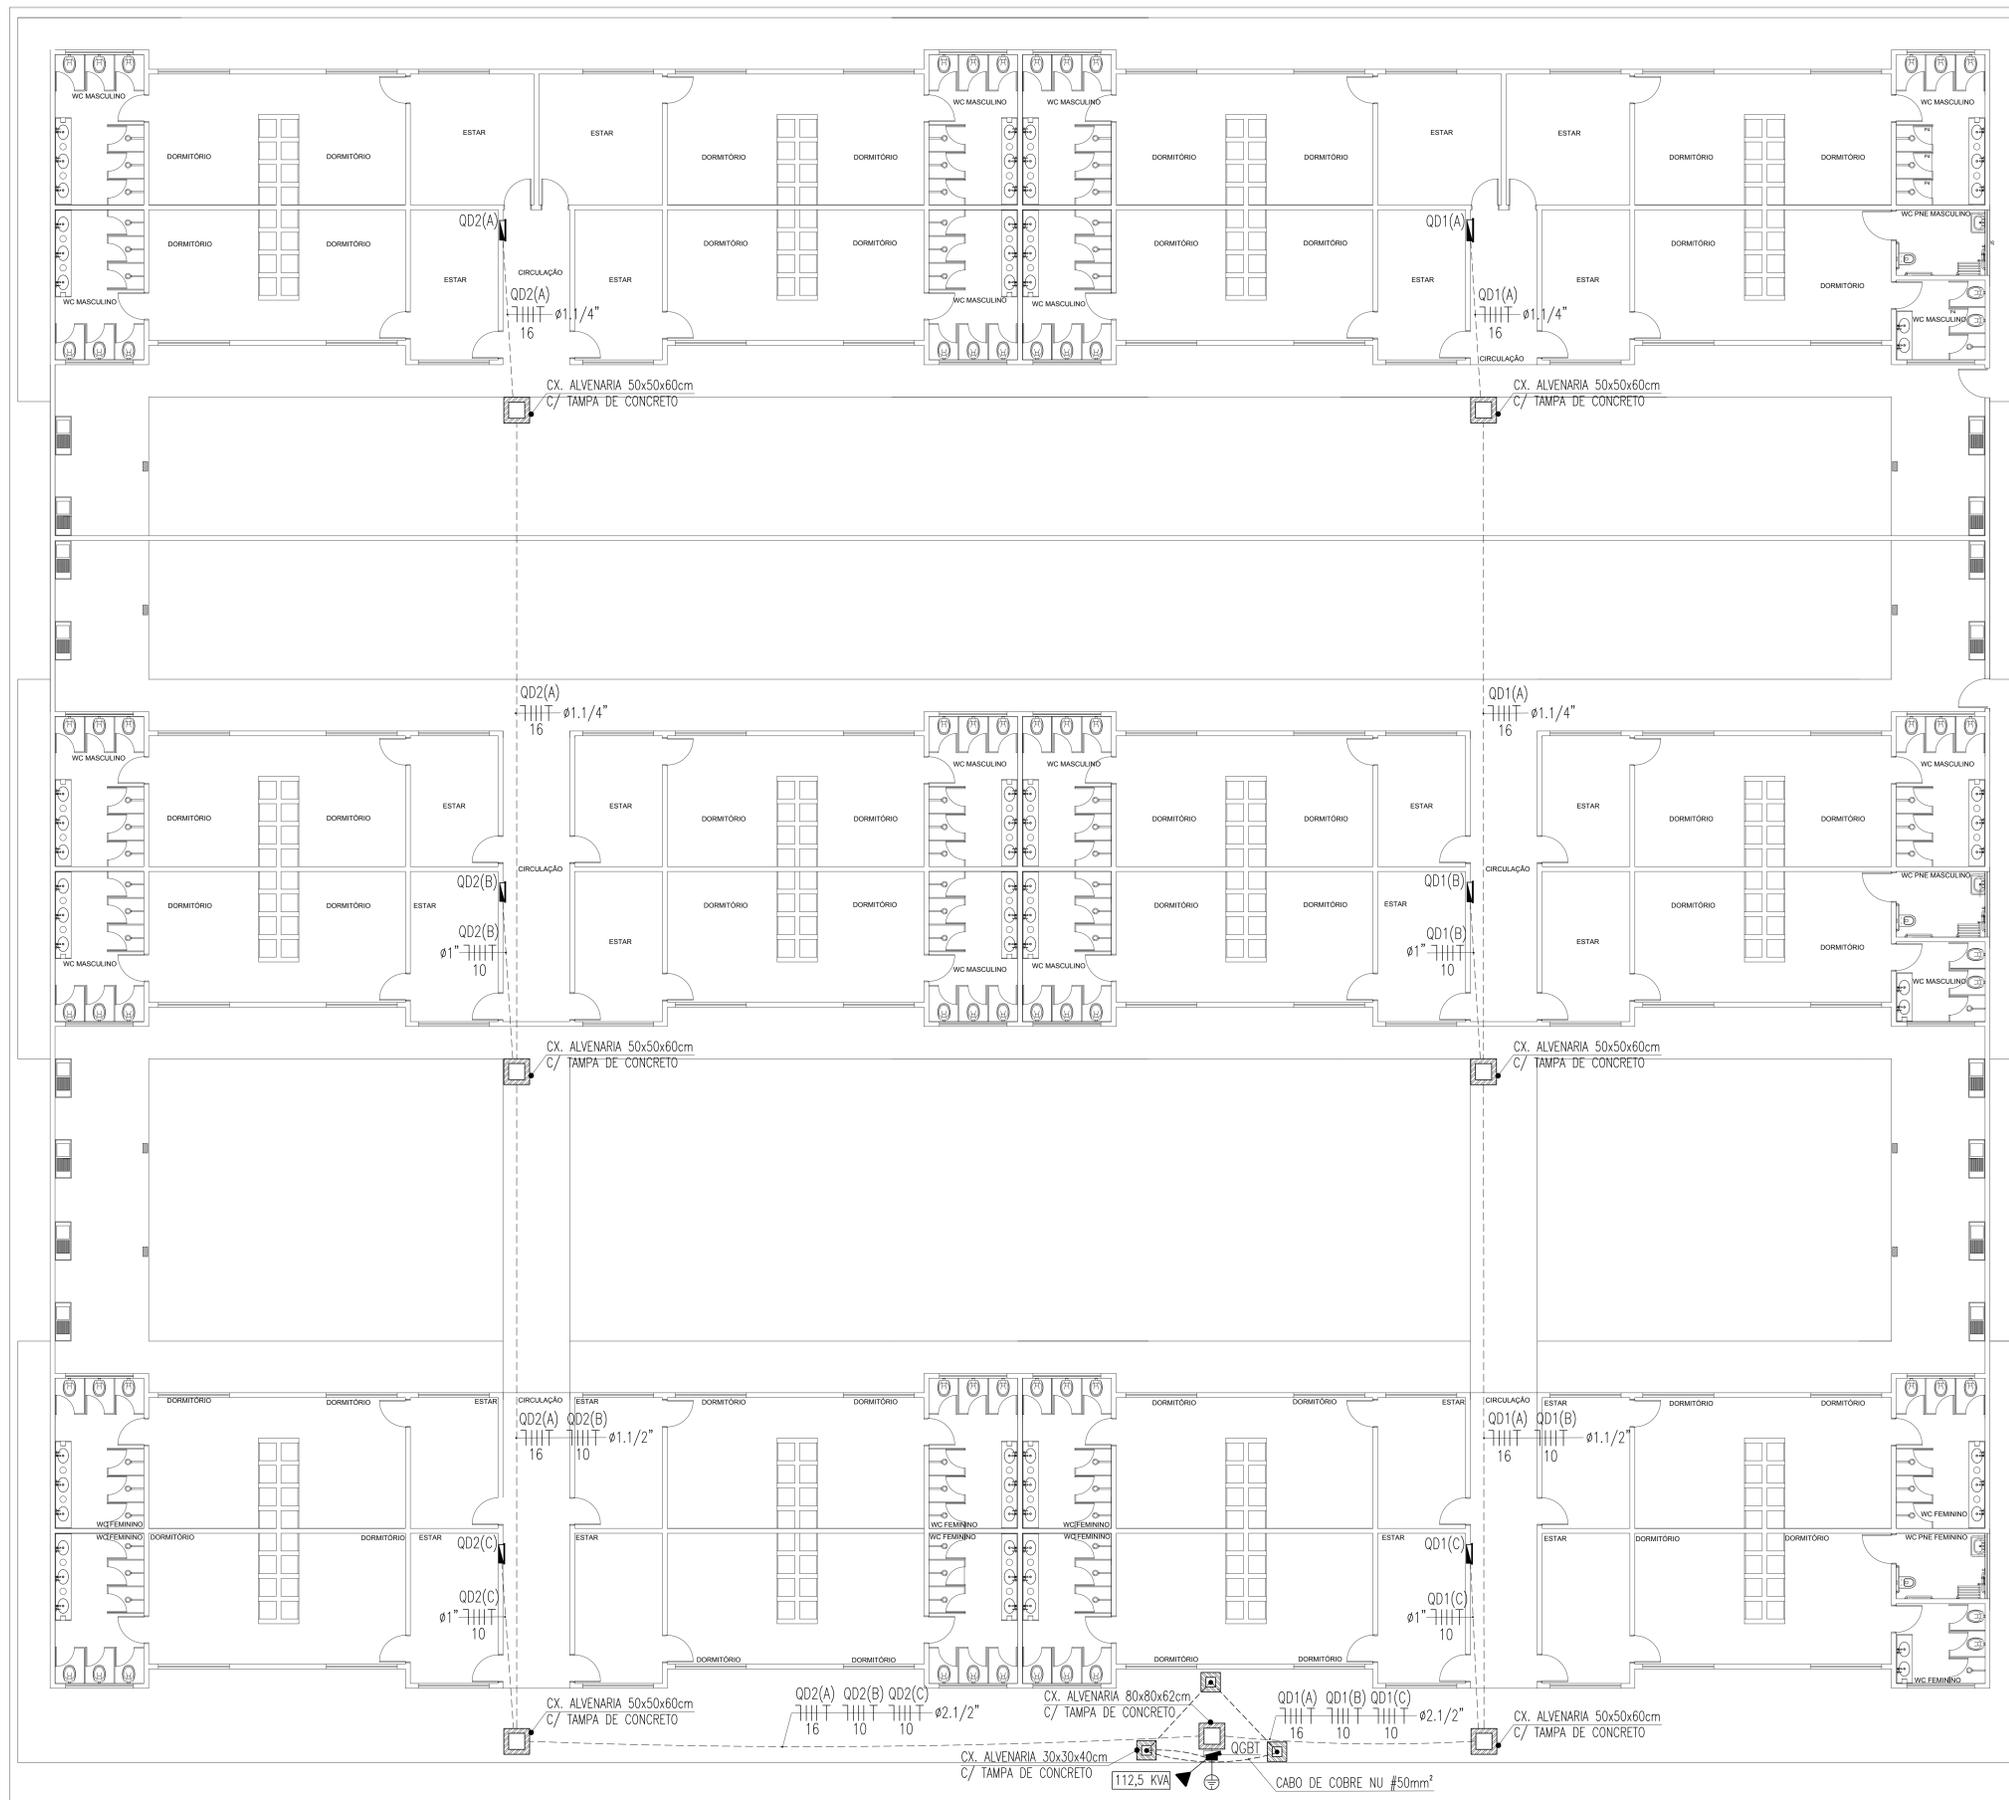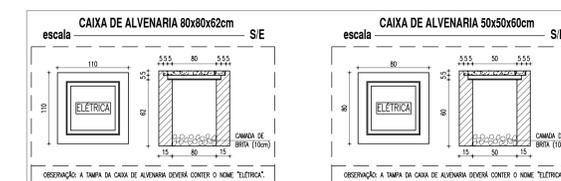

INSTITUTO FEDERAL DE EDUCAÇÃO, CIÊNCIA E TECNOLOGIA DO SERTÃO PERNAMBUCANO
IF-SERTÃO
 DIRETORIA DE EXPANSÃO, REESTRUTURAÇÃO E OBRAS

RUA Coronel Amaral, 76, Centro / Petrolina - PE CEP: 56302-320

REFORMA DO ALOJAMENTO - CAMPUS PETROLINA ZONA RURAL

INSTALAÇÕES ELÉTRICAS DO ALOJAMENTO

ASSINADO: INSTALAÇÕES ELÉTRICAS	ASSINATURA/CARIMBO: DIREÇÃO-GERAL
QUANTO DE ÁREA:	ASSINATURA/CARIMBO: RESPONSÁVEL TÉCNICO
ÁREA CONSTRUIDA ALOJAMENTO: 1.896,38 m ²	ÁREA CONSTRUIDA EXISTENTE: 21.415,98 m ²
ÁREA TOTAL CONSTRUIDA: 23.312,36 m ²	ÁREA DO TERRENO: 1.944.000,00 m ²
ÁREA DE OBRAS: 1.120,00 m ²	TAXA DE OBRAS: 1,12%
DATA: 23/12/2016	ESCALA: 1/75
	FOLHA: 01/04
	TIAGO LUIZ SANTANA DE SOUZA CREA Nº: PE055878